
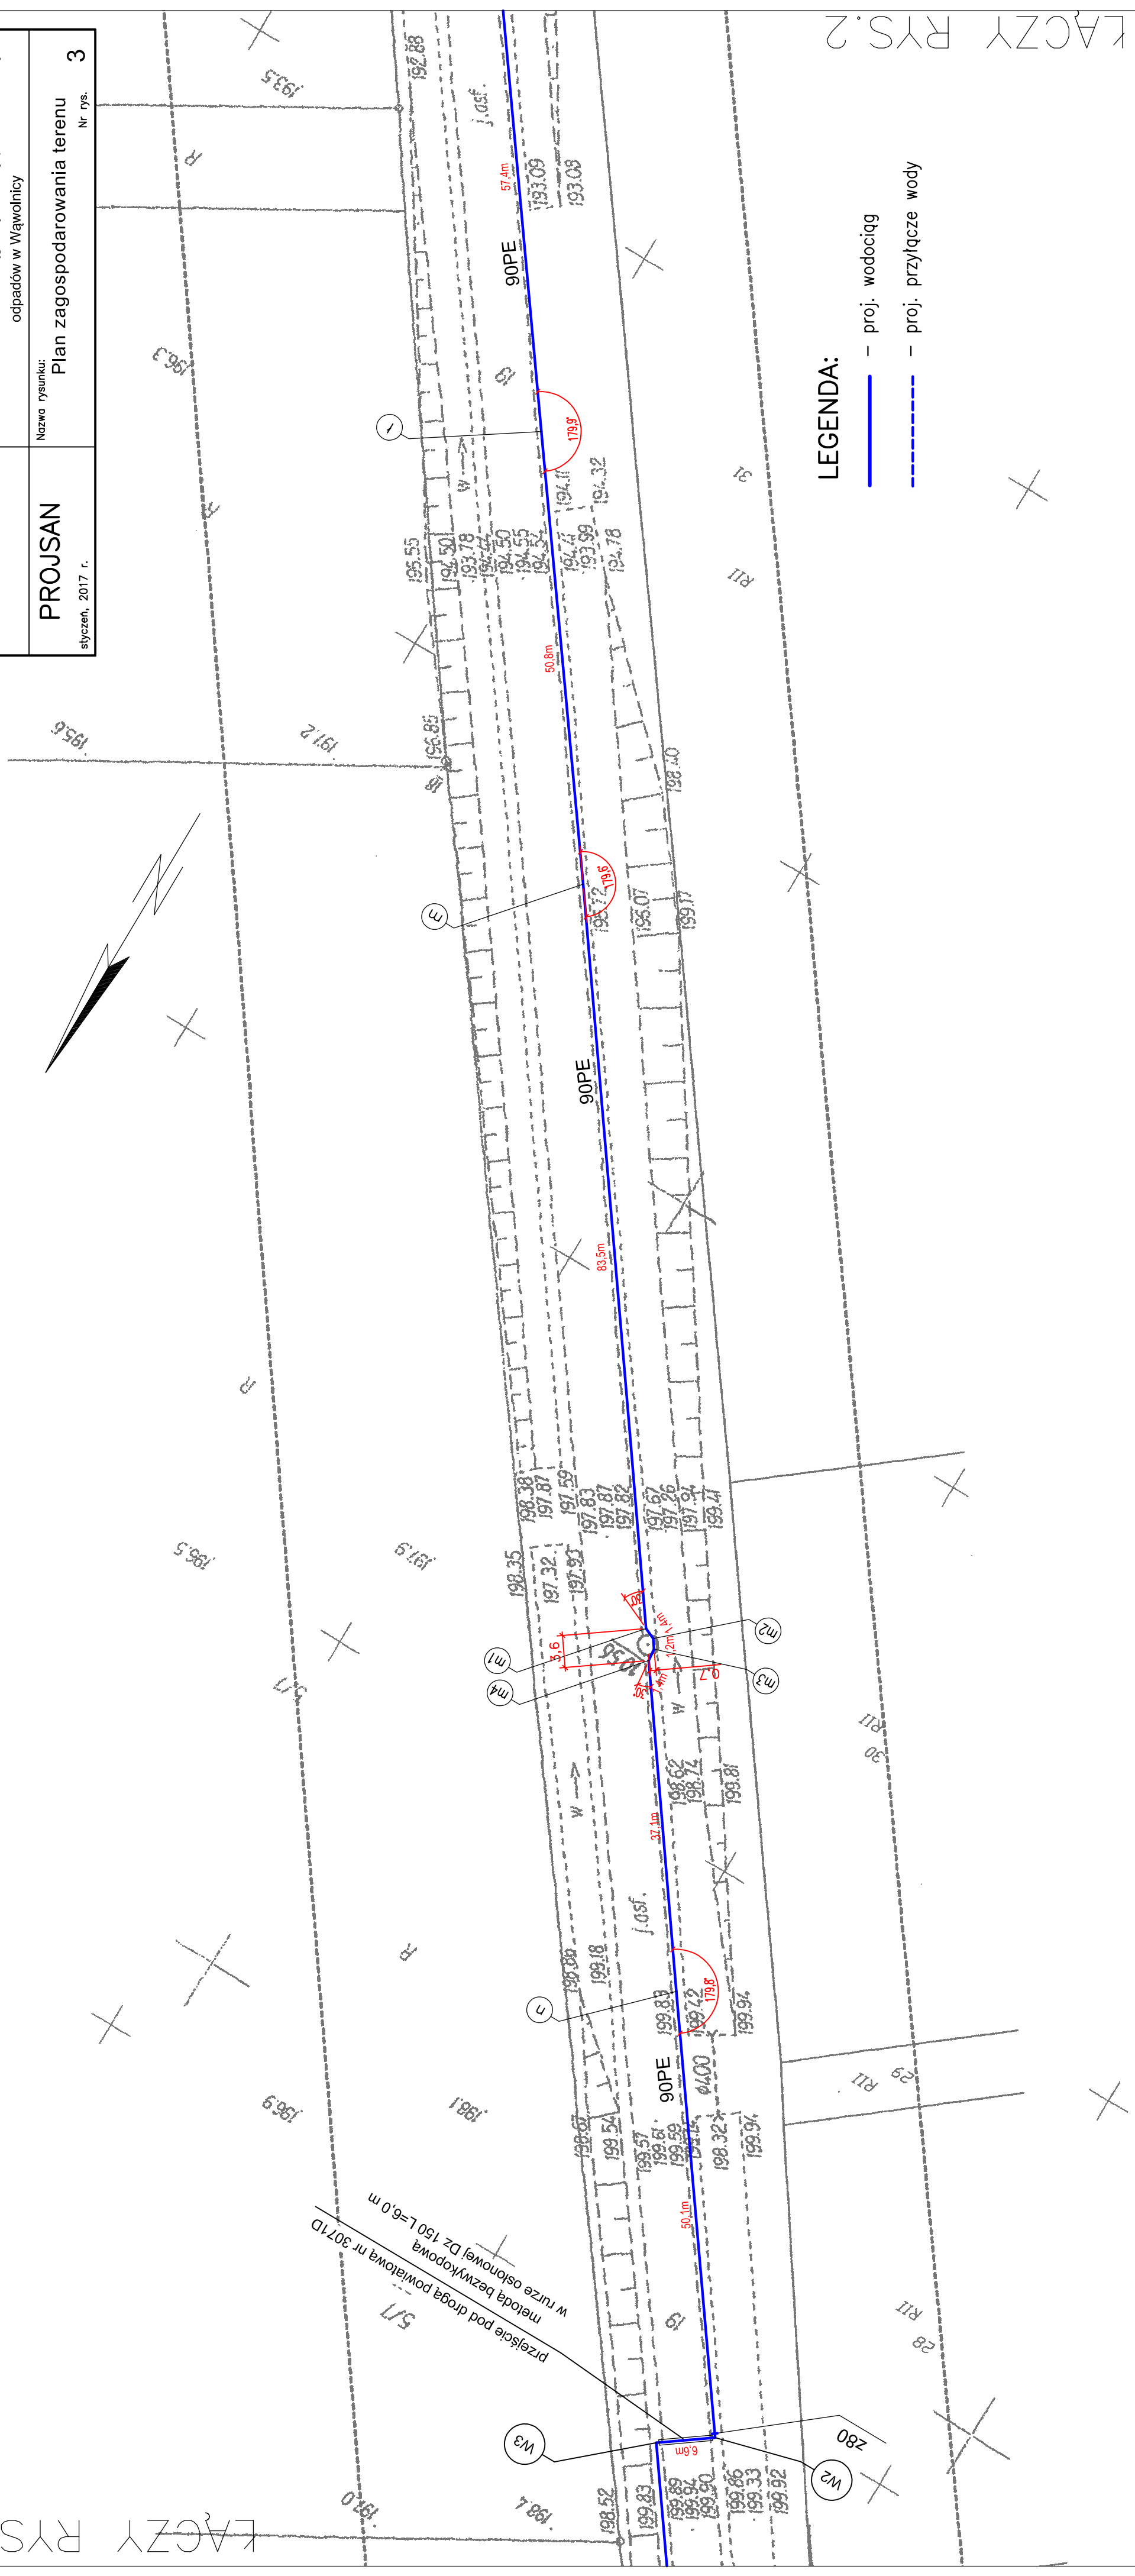


Projektant: mgr. inż. Lilijana Szatanska nr uprawnień: 41/84-WBPP	Podpis:	Skala: 1:500	Stadium: PB+PW
Inwestor: Zakład Gospodarowania Odpadami Gać Sp.z o.o. Gać 90, 55-200 OLAWA		Nazwa rysunku: Plan zagospodarowania terenu	
Objekt: Budowa sieci wodociągowej do stacji przeladunkowej odpadów w Wąwołnicy		Nr rys. 3	
PROJSAN styczeń, 2017 r.			

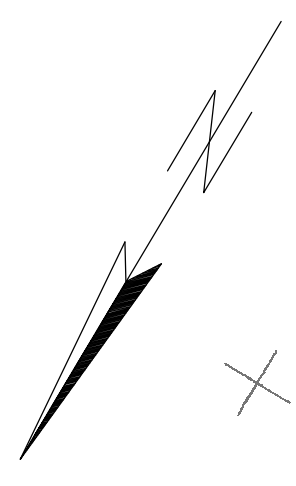

LEGENDA:

- proj. wodociąg
- - - proj. przyłącze wody