


# PRZYZIEMIENIE - PRZEKRÓJ B-B

# Skala 1 : 100

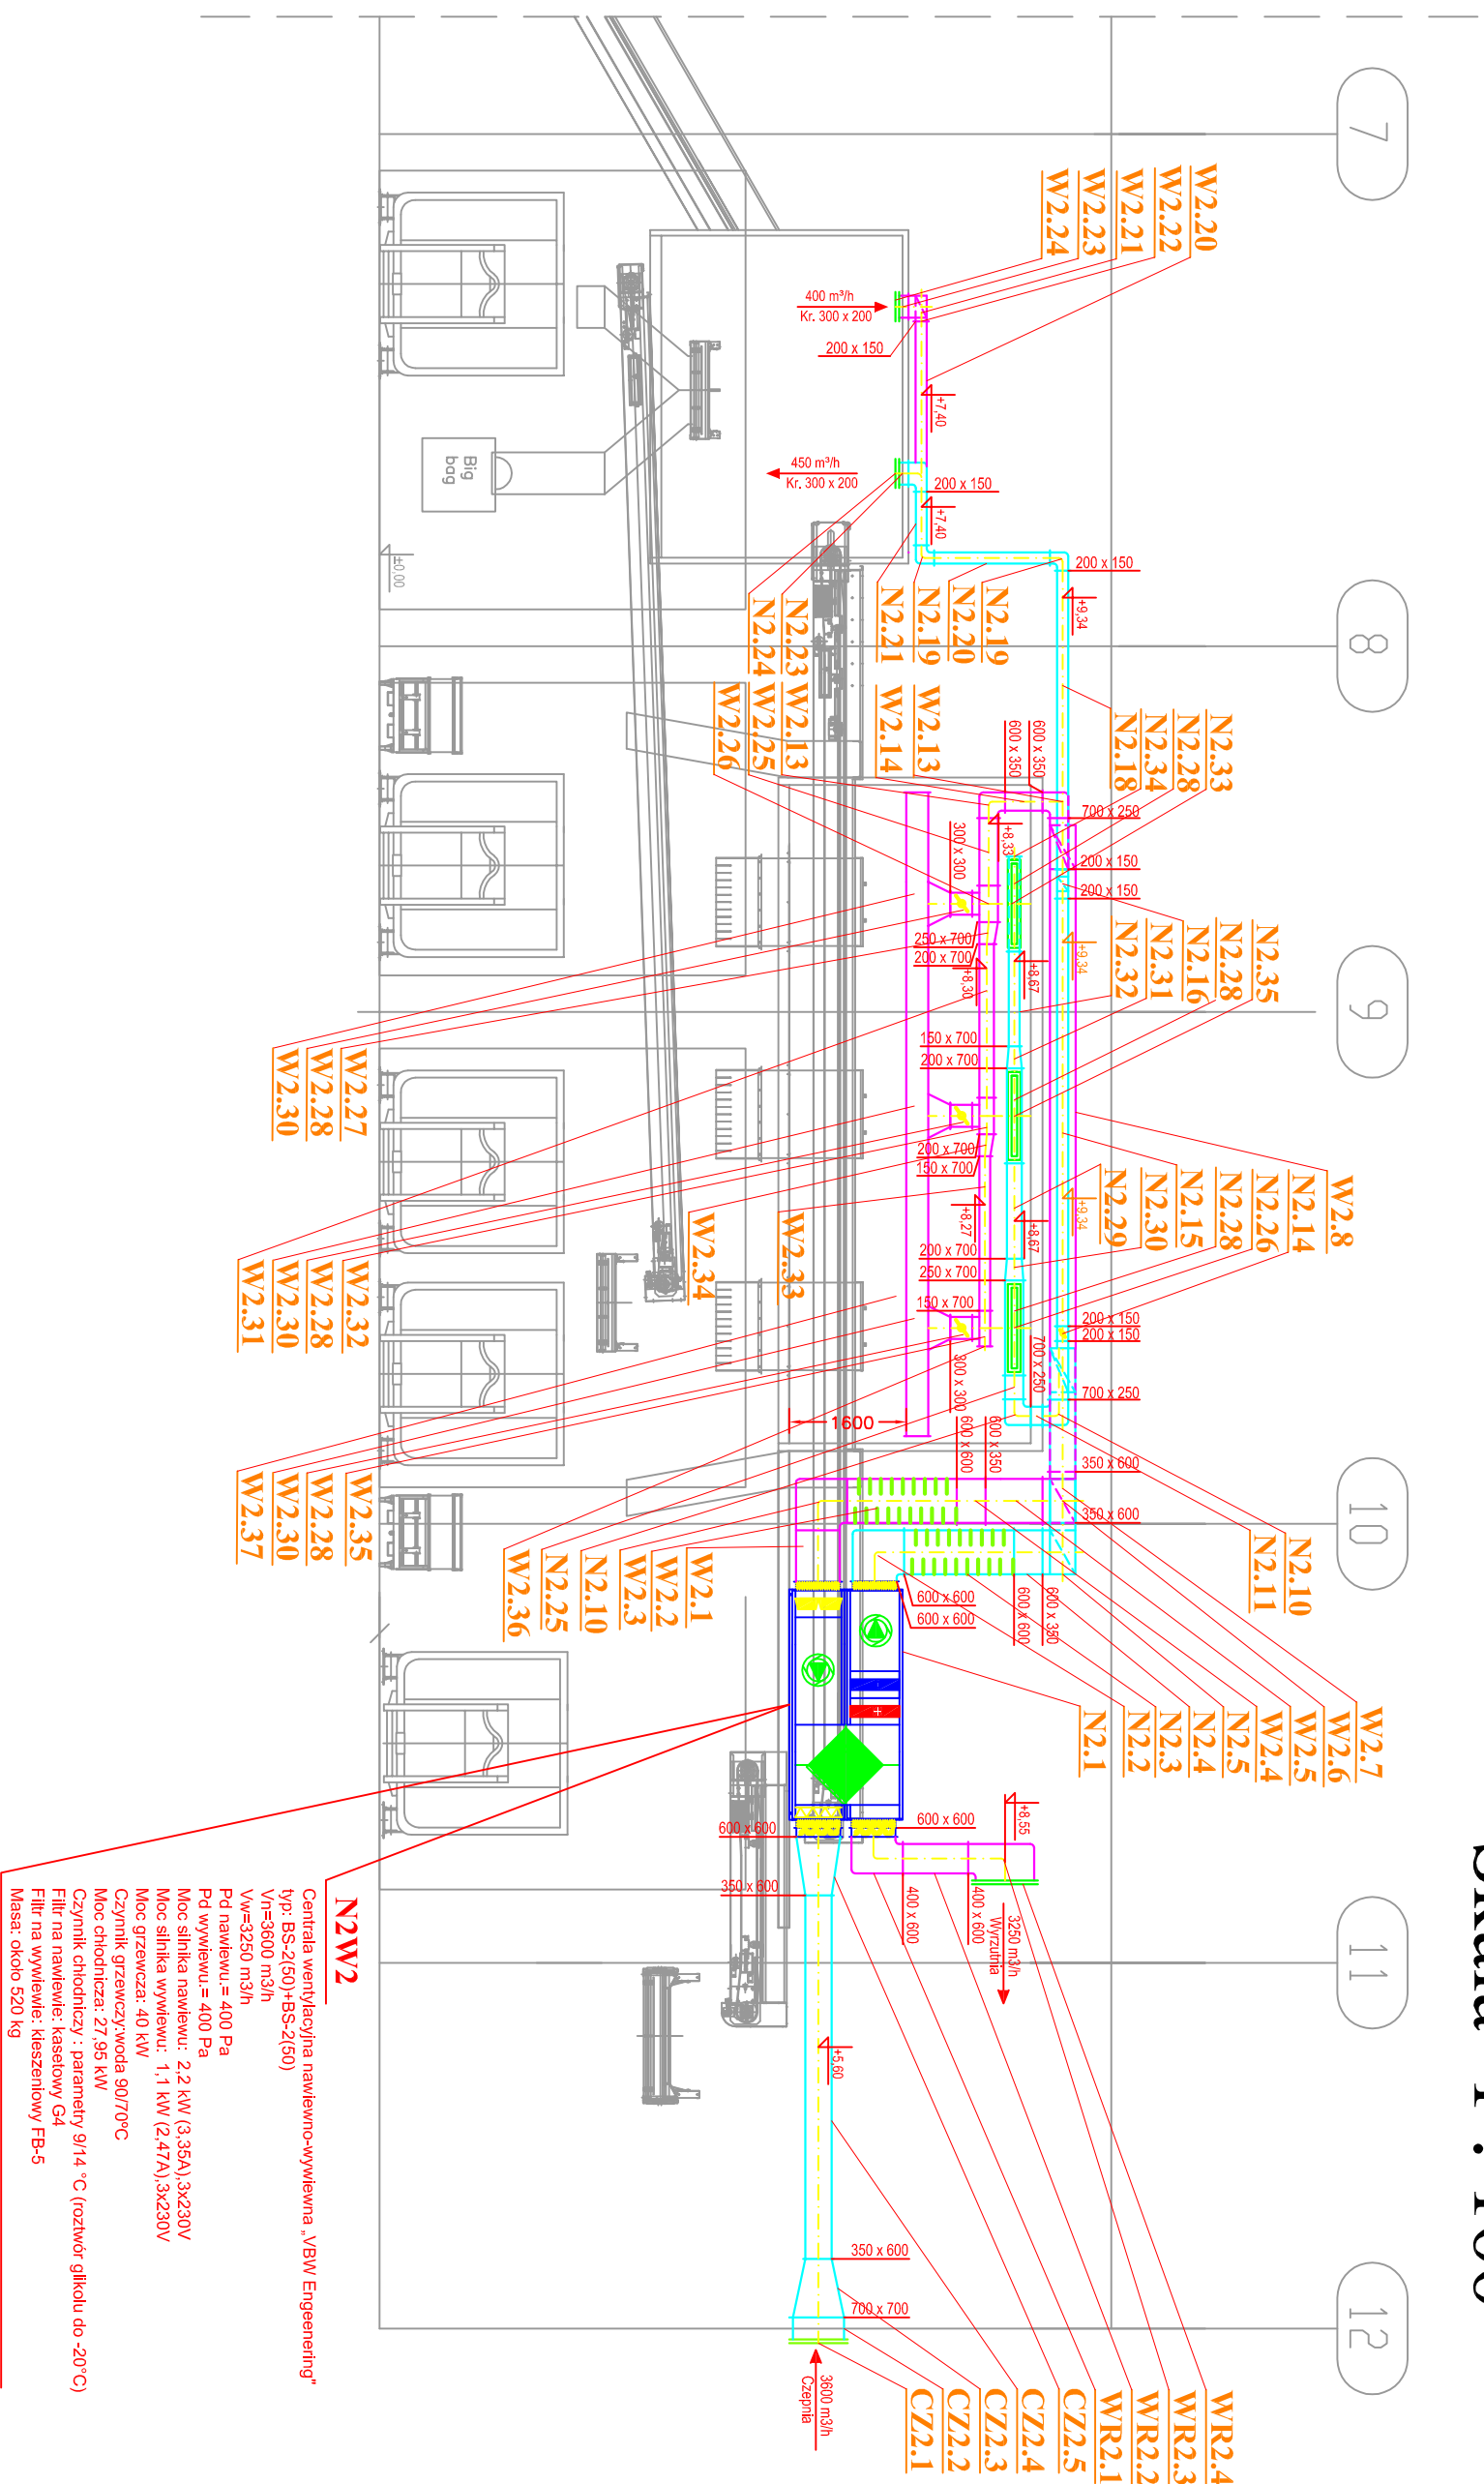

Przedsiębiorstwo Inżynieryjne <b>WRI-COMPLEX</b> ul. Jagiellońska 26 64-800 Olusztyn tel.: (067) 28 10 360 tel/fax: 501 751 330	Inwestor: Zakład Gospodarowania Odpadami w miejscowości Gać		Nr rys.: 5
	Obiekt: Sortownia Odpadów na terenie Zakładu Gospodarowania Odpadami w miejscowości Gać	Skala : 1:100	
	Treść rys.: Wentylacja mechaniczna Przysiężenie – przekrój B-B		Branża : Sanitarna
Projektował : mgr inż. Rafał Wołski Nr upr. WKP/0141/P00S/04	Podpis :	Stadium opr. : P.W. REWIZJA 5	
Opracowała: mgr inż. Małgorzata Maciusek	Podpis :	Data opracow.: 02. 2014r.	