


PRZYZIEMIŁE - PRZEKRÓJ A-A

Skala 1 : 100

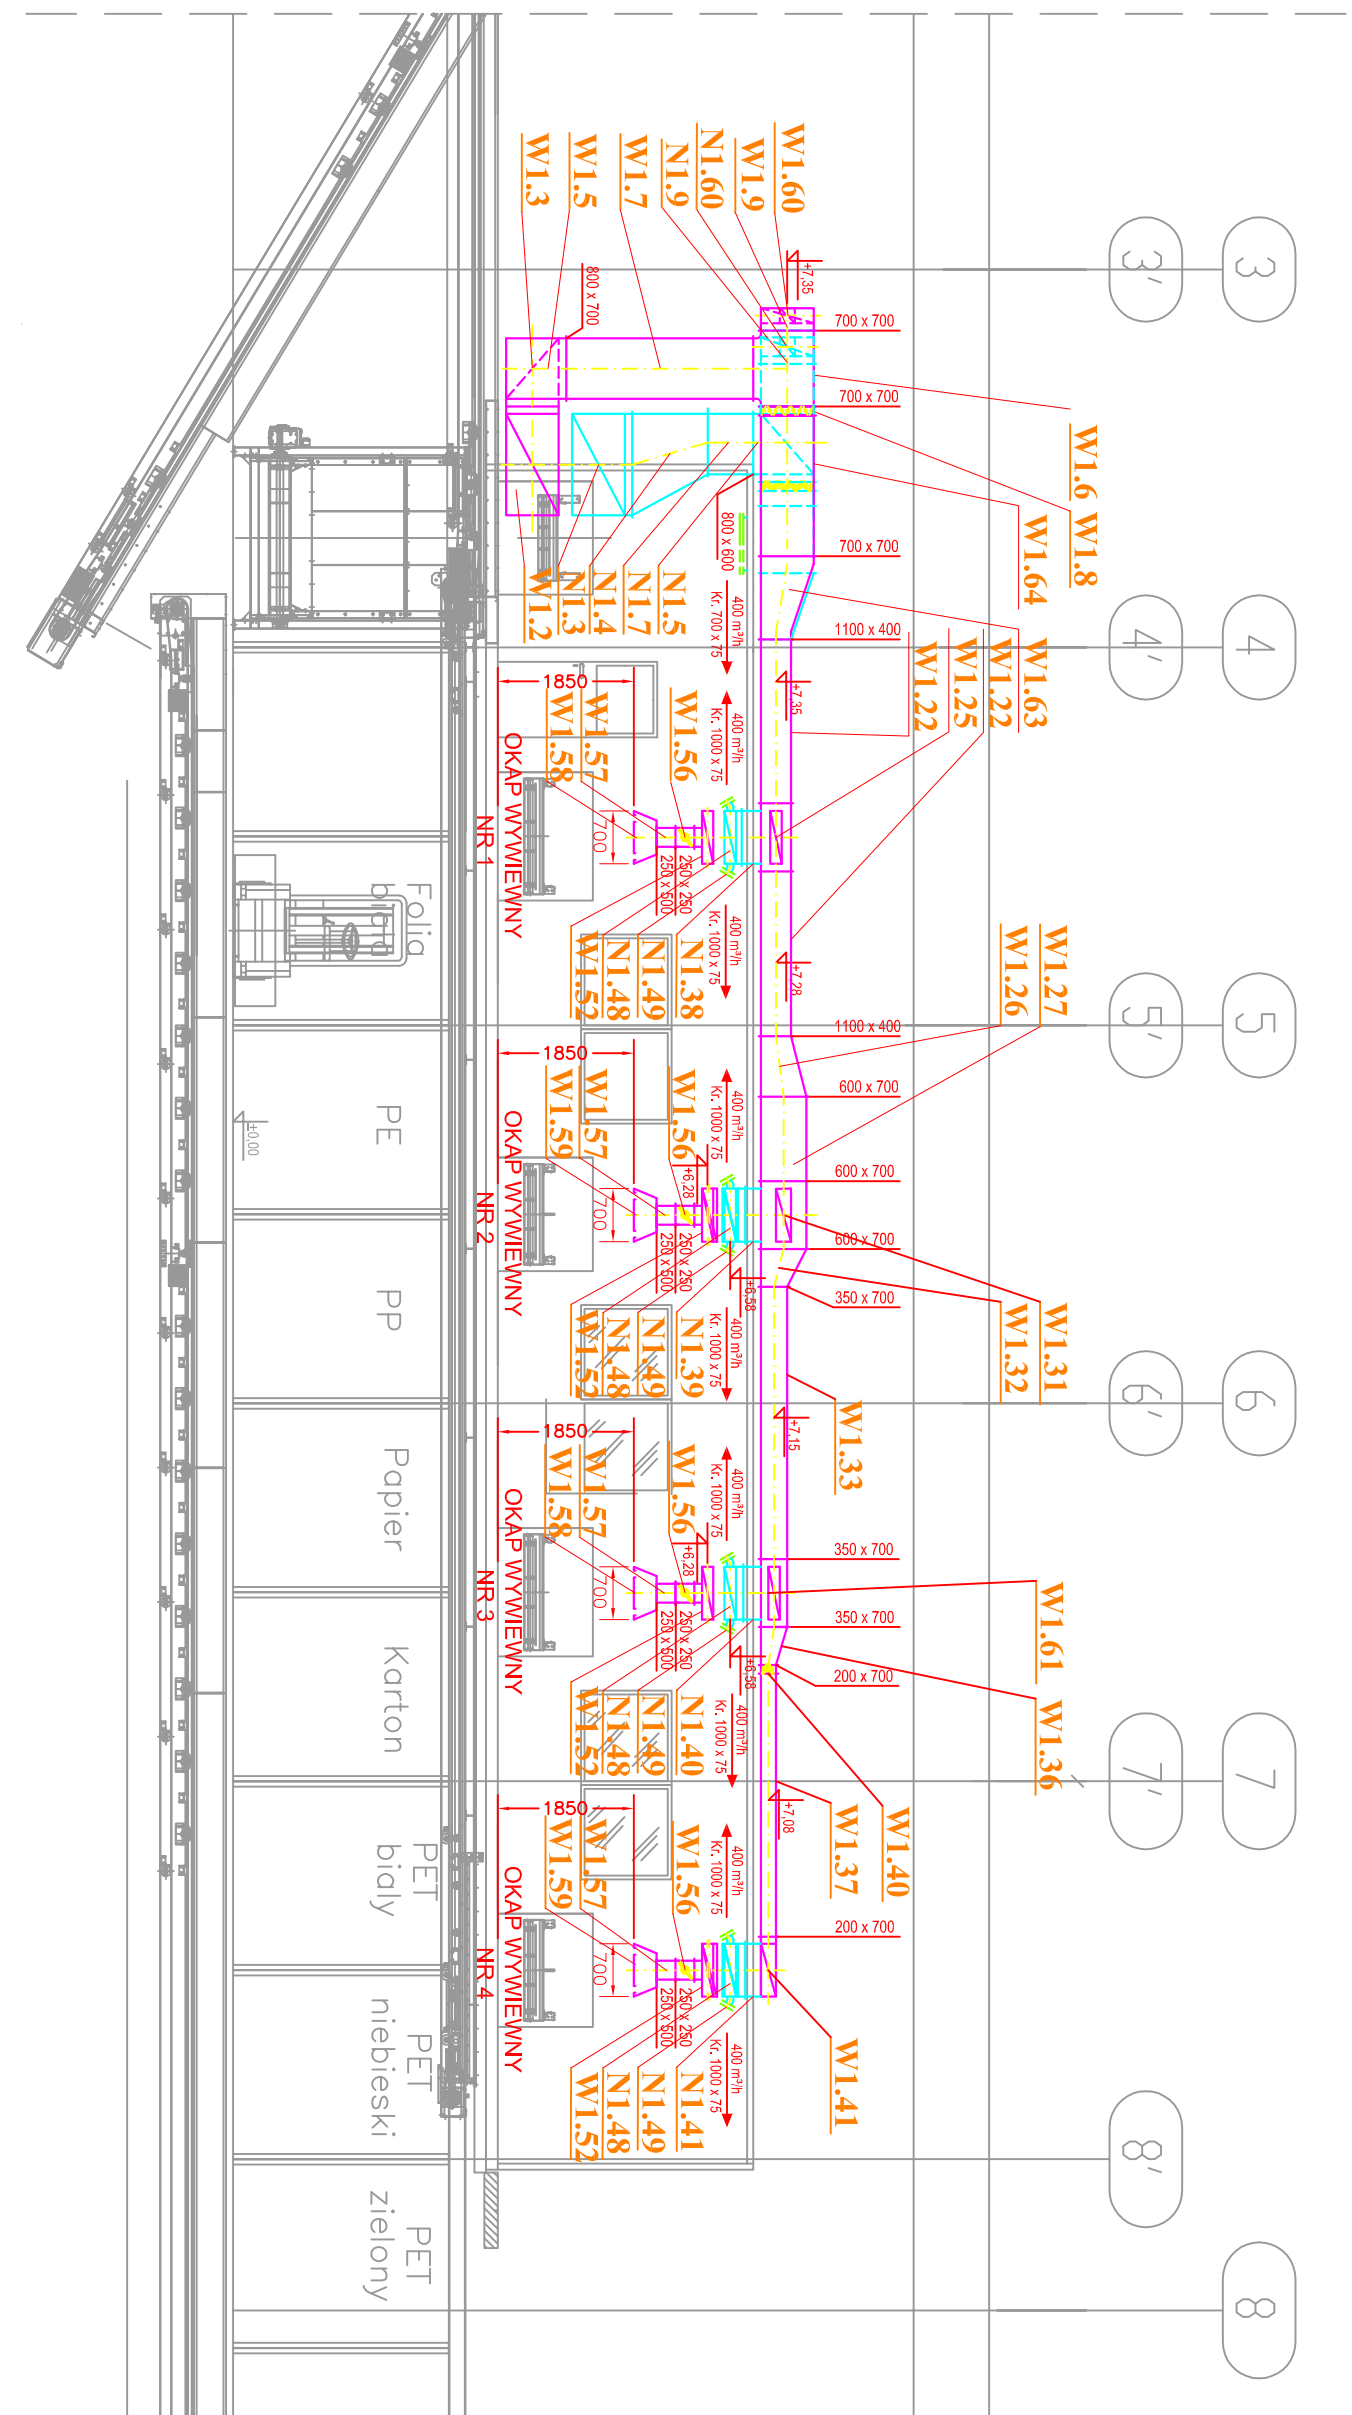

Przedsiębiorstwo Inżynierii WRI-COMPLEX ul. Jagiełłowska 26 64-800 Chodzież tel.: (067) 28 10 360 fax: 067 28 10 330		Inwestor: Zakład Gospodarowania Odpadami w miejscowości Gać		Nr rys.: 4
Projektował : mgr inż. Rafał Wołski Nr upr. WKP/0141/P00S/04		Podpis : _____		Stadium opr. : P.W. REWIZJA 5
Opracował: mgr inż. Małgorzata Maciaszek		Podpis : _____		Data opracow.: 02. 2014r.
Treść rys.: Wentylacja mechaniczna Przyziemie – przekrój A-A		Skala : 1:100		Branża : Sanitarna
Obiekt: Sortownia Odpadów na terenie Zakładu Gospodarowania Odpadami w miejscowości Gać				