



**PROJEKT ZAGOSPODAROWANIA TERENU**  
**SKALA 1:500**

- 
- S2** 148.80  
144.80
- DN 315**
- Z-2
- DN 80**  
**odłok**
- H
- DN 80**
- So2**
- 165.61  
164.21
- Studnie odpagawana złoża odpadów DN 800 , h=2,5 m**
- Zleńi izolacyjna niska i wysoka**
- Dreżec linowy z rur perforowanych PEHD w filtrze żwirnym 16/32**
- Dreżec linowy z rur szczelnych PEHD**
- Kanalizacja technologiczna z rur szczelnych PEHD**
- Garnika uszczelnienia syntetycznego z geomembrany PEHD gr. 2,5mm z zabezpieczeniem geowłókniną 700 g/m2**
- Kanalizacja technologiczna tłoczna z rur PE**
- Istn. hydrant p.poż. do przeniesienia (nowa lokalizacja)

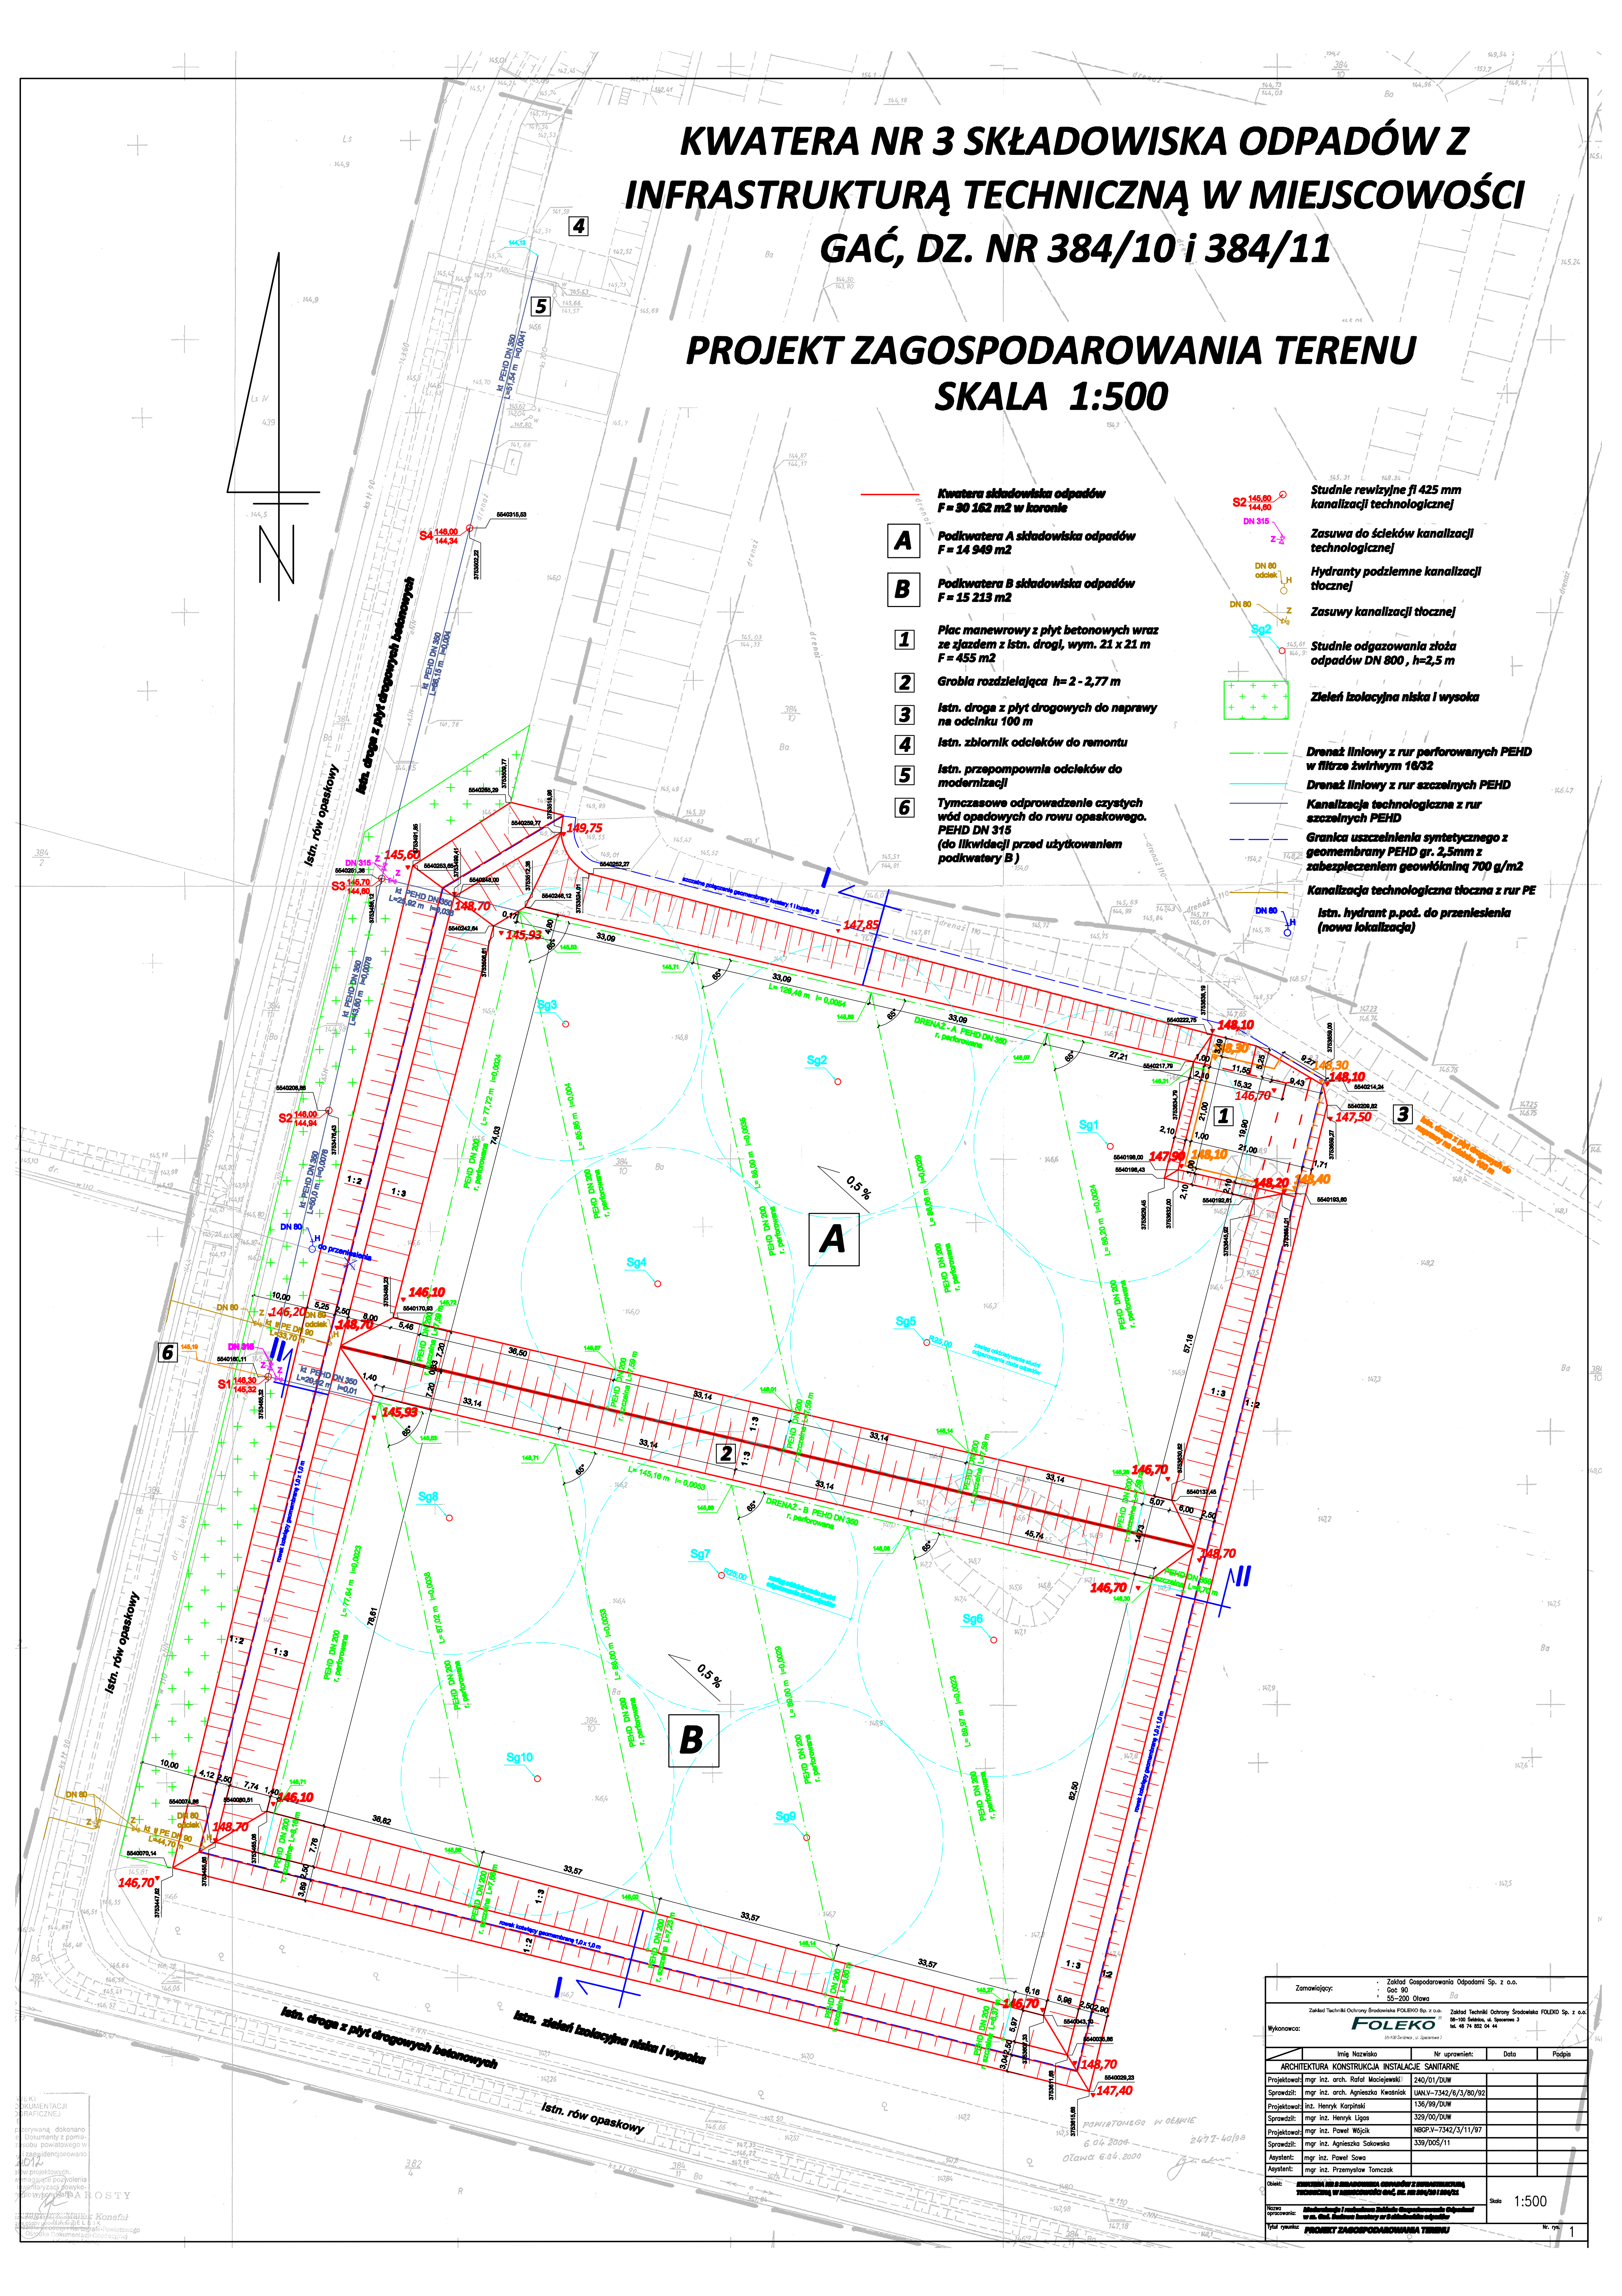

Zamawiający:	Zakład Gospodarowania Odpadami Sp. z o.o. Gos 90 55-200 Olawa	Ba		
Zakład Techniki Ochrony Środowiska FOLEKO Sp. z o.o.		Zakład Techniki Ochrony Środowiska FOLEKO Sp. z o.o. 58-100 Ślesień, ul. Szwajcarii 2 tel. 49 74 882 04 00		
				
Wynikowość: (z 0-100% i datą, ile spotkań)				
	Imię i Nazwisko	Nr uprawnień	Data	Podpis
ARCHITECTURA KONSTRUKCJA INSTALACJE SANITARNE				
Projektował:	mgr inż. arch. Rafał Maciejewski	240/01/DUW		
Sprawił:	mgr inż. arch. Agnieszka Kwiatkowiak	UAW-V-7342/6/3/00/92		
Projektował:	inż. Henryk Karpiński	136/99/DUW		
Sprawił:	mgr inż. Henryk Ligas	329/00/DUW		
Projektował:	mgr inż. Paweł Wójcik	NBRG-V-7342/3/11/87		
Sprawił:	mgr inż. Agnieszka Salowska	339/00S/11		
Aystant:	mgr inż. Paweł Sowa			
Aystant:	mgr inż. Przemysław Tomczak			
Oznak:	WYSTĘPIENIE W ZAKŁADACH OCHRONY ŚRODOWISKA Z WYKONANĄ PRACĄ PROJEKTOWĄ I PRACOWNIKI ZAKŁADU GOSPODAROWANIA ODPADAMI W O.D. ŚLESIEŃ			
Nazwa opracowania:	Wzrostek w 100% (zobacz Zakład Gospodarowania Odpadami w O.D. Ślesień)			
Typ rysunku:	PROJEKT ZAGOSPODAROWANIA TERENU			
			Skala	1:500
			Nr. rys.	1