


PRZYZIEMIENIE - PRZEKROJ C-C

Skala 1 : 100

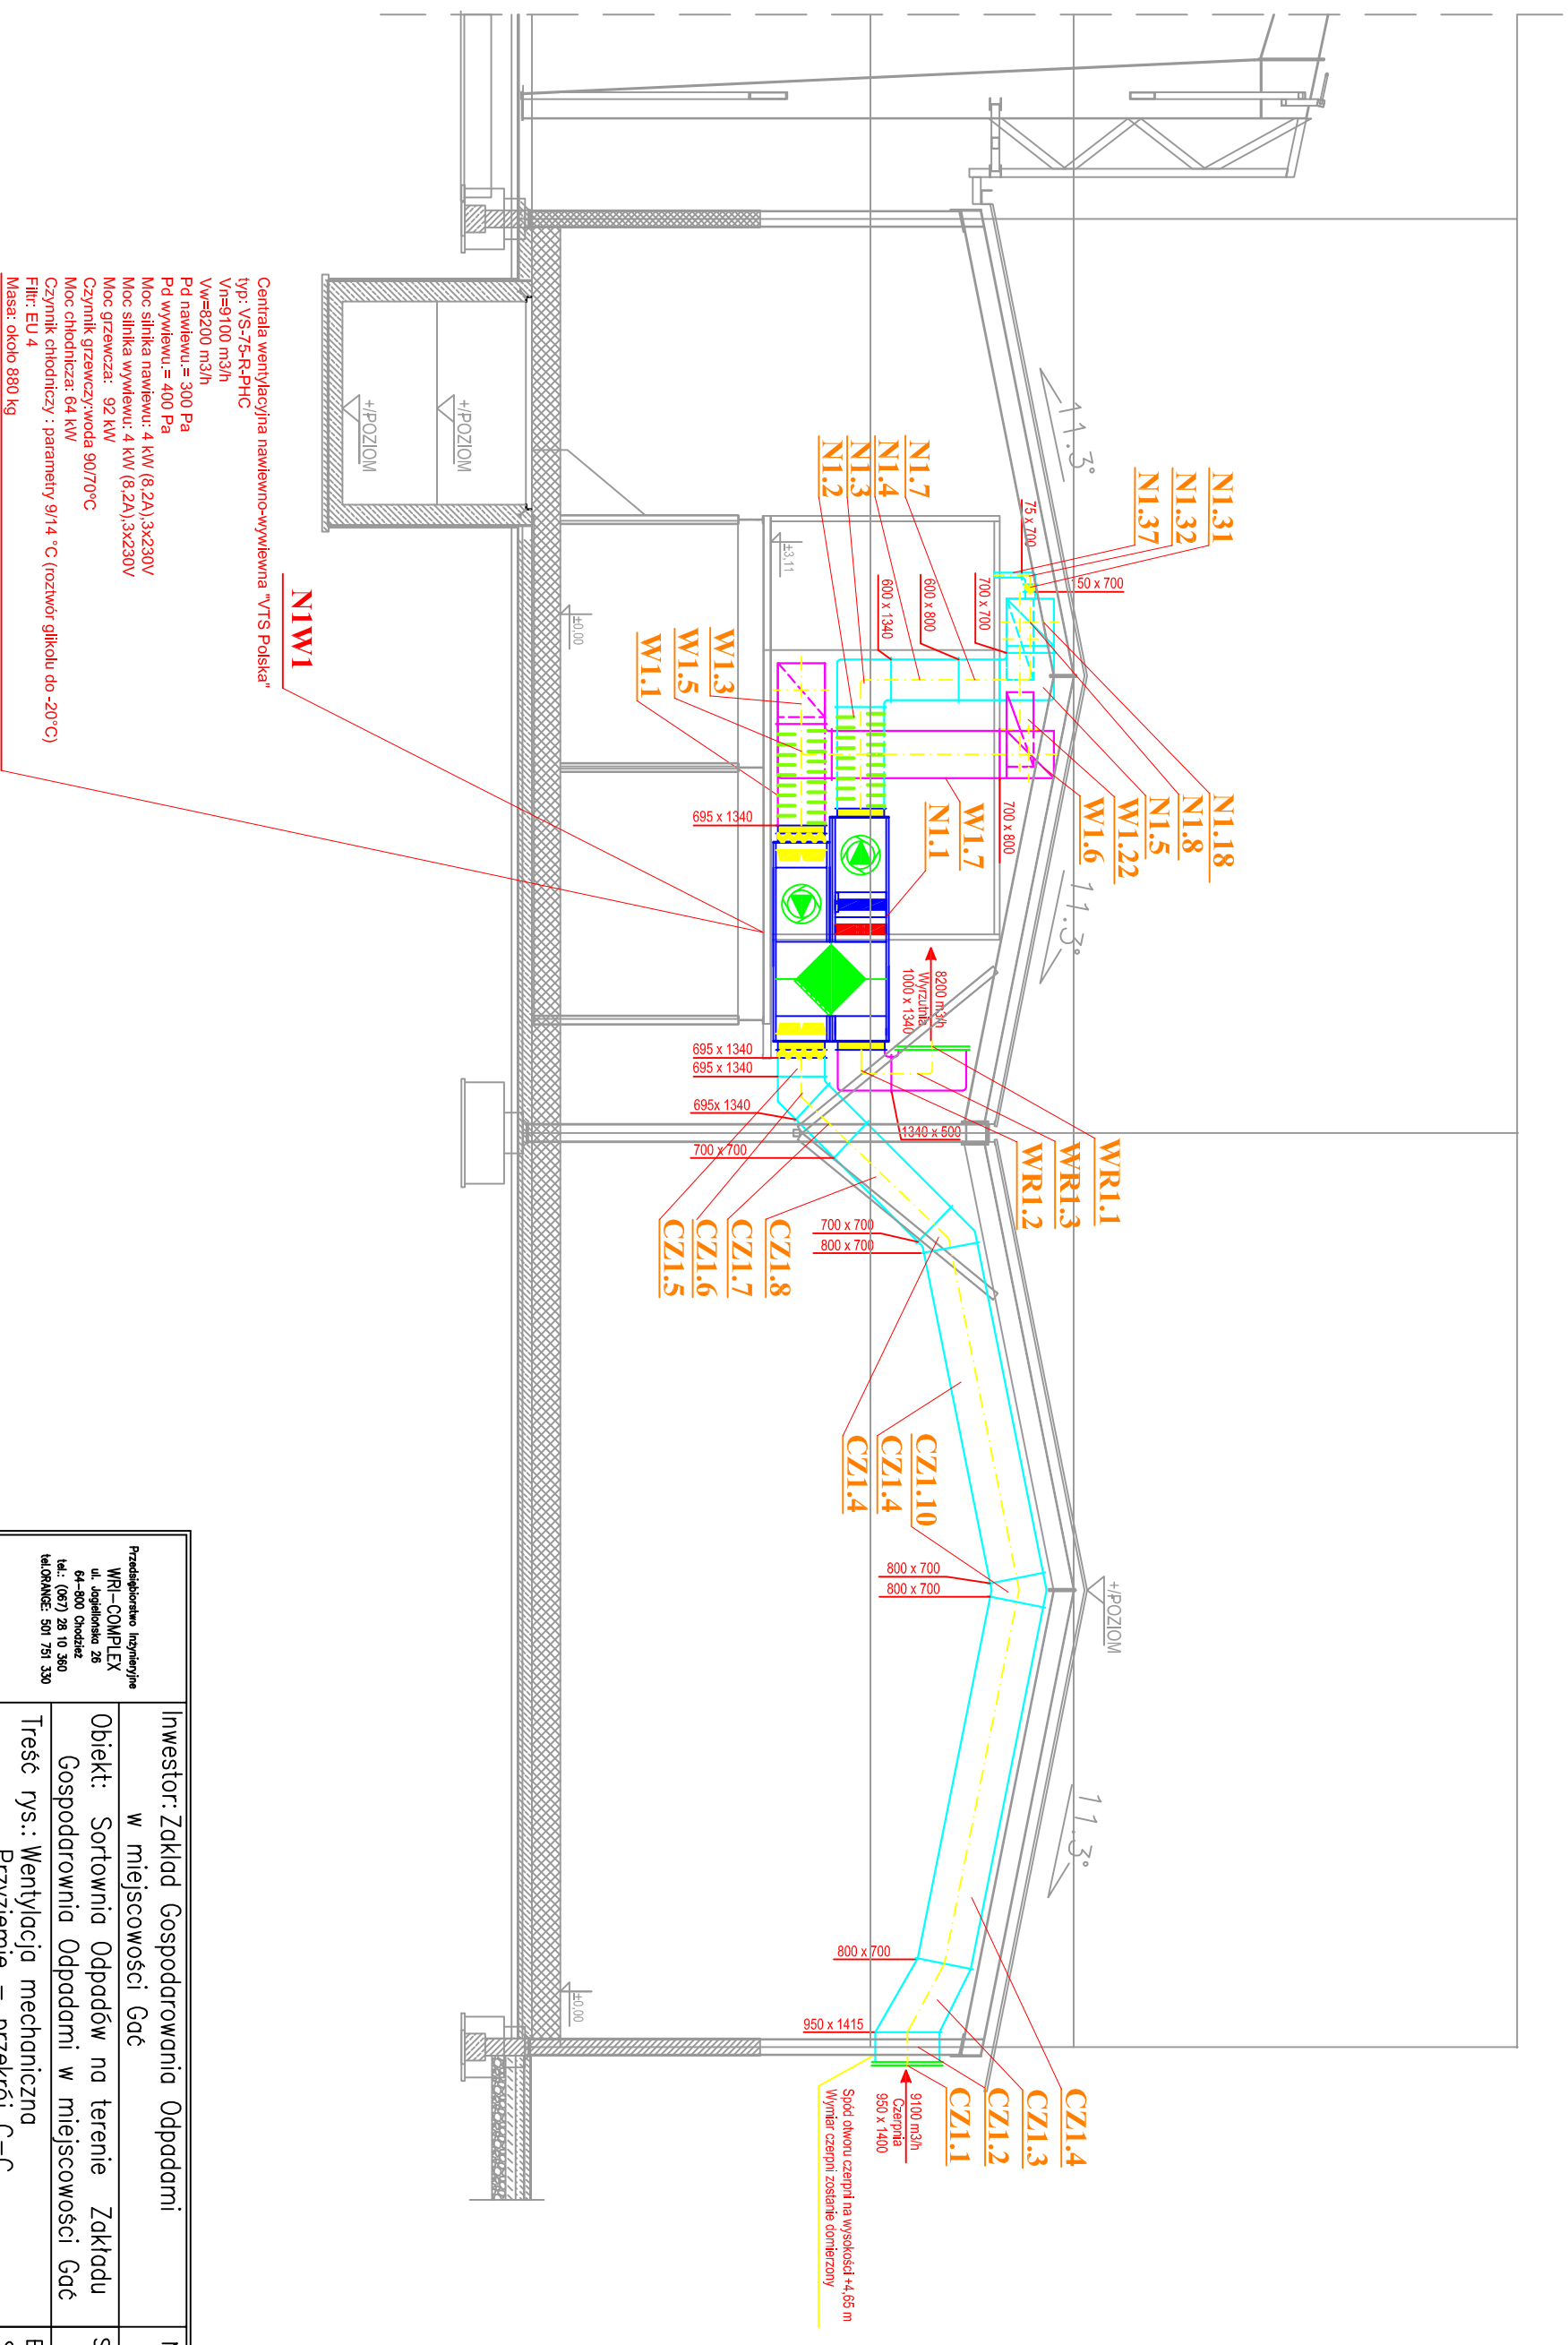

Przedsiębiorstwo Inżynieryjne WRI-COMPLEX ul. Jagobellowa 26 64-800 Chodzież tel.: (067) 28 10 360 tel./FAX: 501 751 330		Inwestor: Zakład Gospodarowania Odpadami w miejscowości Gać	Nr rys.: 6
Projektował : mgr inż. Rafał Wołski Nr upr. WKP/0141/P005/04		Obiekt: Sortownia Odpadów na terenie Zakładu Gospodarowania Odpadami w miejscowości Gać Treść rys.: Wentylacja mechaniczna Przyziemie – przekrój C-C	Skala : 1:100 Branża : Sanitarna
Opracowała: mgr inż. Małgorzata Maciaszek		Podpis :	Stadium opr. : P.W. REWIZJA 5
Data opracow.: 02. 2014r.		Podpis :	Data opracow.: 02. 2014r.